



COMUNE DI FAENZA
Settore Lavori Pubblici
Servizio Edifici

SCUOLA MEDIA "STROCCHI"
Via Carchidio 5
ADEGUAMENTI



OPERE EDILI DI ADEGUAMENTO

ELABORATI:
PROGETTO ESECUTIVO
STATO DI PROGETTO IMPIANTI MECCANICI

RAPP.:
SC. 1:200


TAVOLA:
3 esecutivo

PROGETTISTA
IMPIANTI MECCANICI
Ing. Massimo Donati


RESPONSABILE UNICO DEL PROCEDIMENTO
Arch. Claudio Coveri

PERCORSO:
P:\E\PROGETTAZIONE\2016\Scuola Media Strocchi - Adeguamenti\3.03.16\SC. 1:200\03 - IMPIANTI MECCANICI\STATO DI PROGETTO\03 - IMPIANTI MECCANICI\TAVOLA 3 - IMPIANTI MECCANICI.dwg

| | |
|---------------------------------|--|
| Tubazione acqua fredda | |
| Tubazione acqua calda | |
| Tubazione riscaldamento mandata | |
| Tubazione riscaldamento ritorno | |
| Allaccio | |

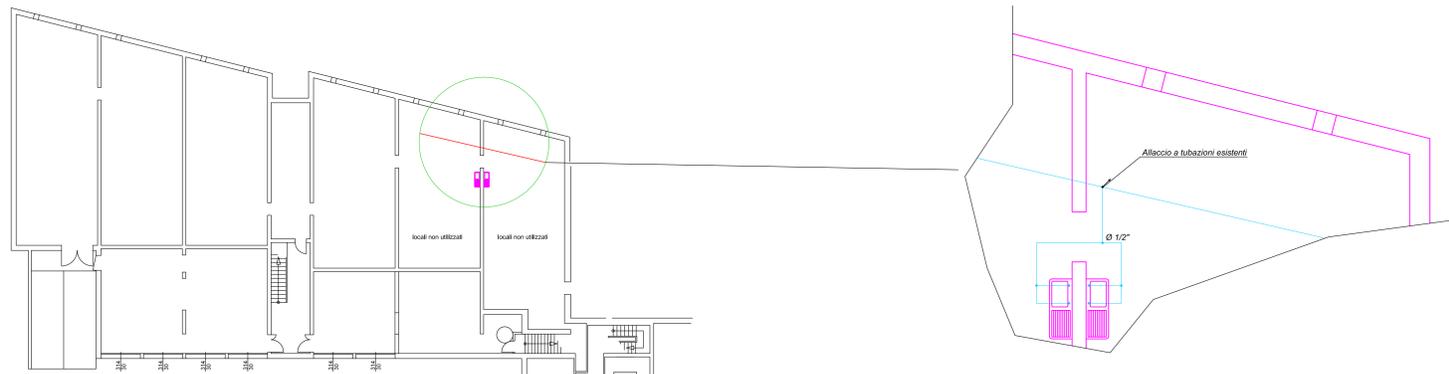

Pianta piano seminterrato - scala 1:200

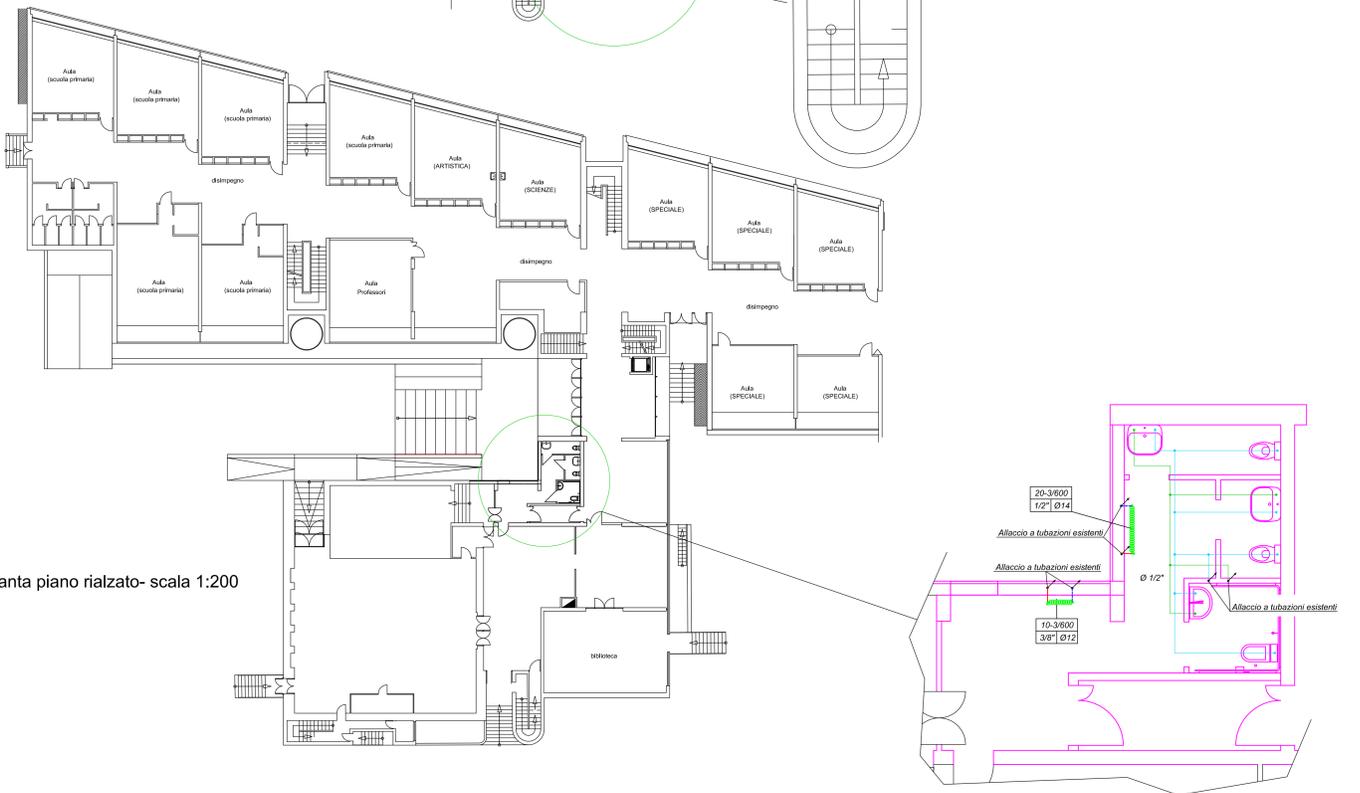

Pianta piano rialzato- scala 1:200